


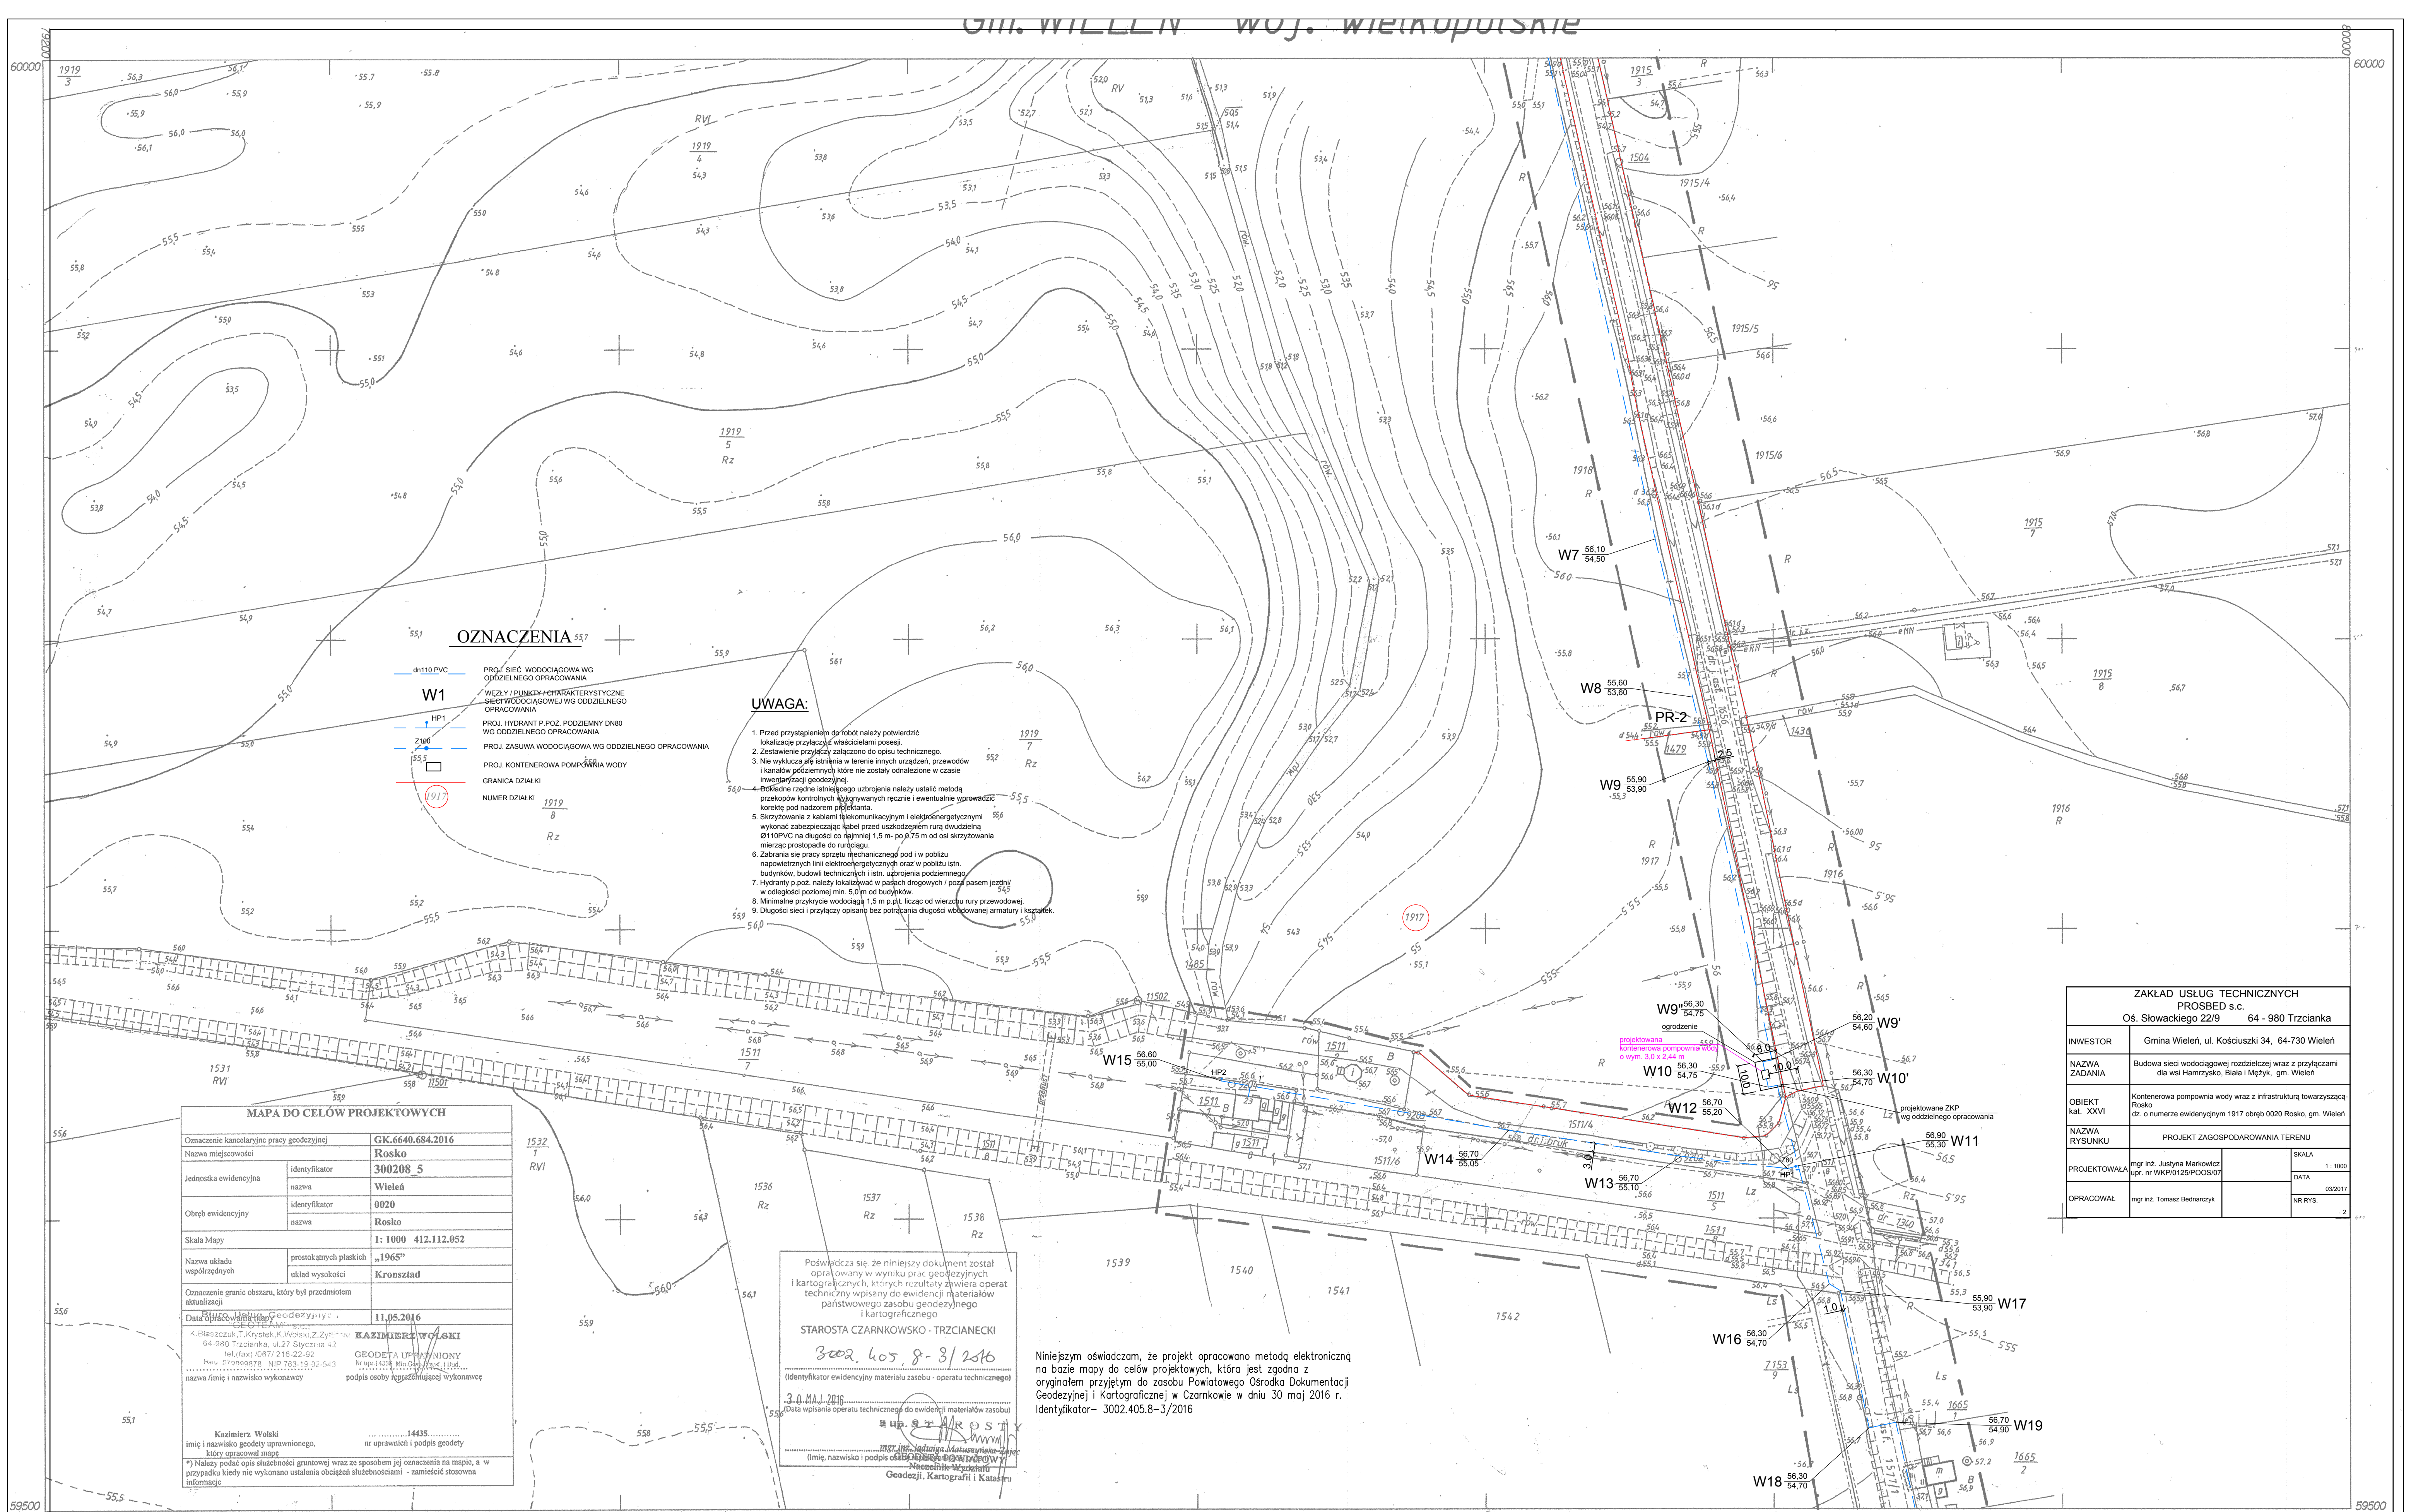

OZNACZENIA

- W1 - PROJ. SIĘĆ WODOCIĄGOWA WG ODDZIELNEGO OPRACOWANIA
- HP1 - PROJ. HYDRANT P.POZ. PODZIEMNY DN80 WG ODDZIELNEGO OPRACOWANIA
- Z100 - PROJ. ZASUWA WODOCIĄGOWA WG ODDZIELNEGO OPRACOWANIA
- 1917 - PROJ. KONTENEROWA POMPOWNIA WODY
- 1919 - GRANICA DZIAŁKI
- 1919 - NUMER DZIAŁKI

UWAGA:

1. Przed przystąpieniem do robót należy powiadzić lokalizację przyłączy właścicielami posesji.
2. Zestawienie przyłączy załączono do opisu technicznego.
3. Nie wyklucza się istnienia w terenie innych urządzeń, przewodów i kanałów podziemnych które nie zostały odnotowane w czasie inwentaryzacji geodezyjnej.
4. Dokładne rzędne istniejącego uzbrojenia należy ustalić metodą przekopów kontrolnych wykonywanych ręcznie i ewentualnie wprowadzić korekty pod nadzorem projektanta.
5. Skrzyżowania z kablami telekomunikacyjnymi i elektroenergetycznymi wykonać zabezpieczając kable przed uszkodzeniem rurą dwudzielną Ø110PVC na długości co najmniej 1,5 m po 0,75 m od osi skrzyżowania mierząc prostopadłe do rurociągu.
6. Zabrania się pracy sprzętu mechanicznego pod i w pobliżu napowietrznych linii elektroenergetycznych oraz w pobliżu istn. budynków, budowli technicznych i istn. uzbrojenia podziemnego.
7. Hydranty p.poz. należy lokalizować w pasach drogowych i poza pasem jezdni w odległości poziomej min. 5,0m od budynków.
8. Minimalne przykrycie wodociągu 1,5 m p.p.l. licząc od wierzchu rury przewodowej.
9. Długości sieci i przyłączy opisano bez potrącania długości wbudowanej armatury i kształtek.

MAPA DO CELÓW PROJEKTOWYCH

Oznaczenie kancelaryjne pracy geodezyjnej	GK.6640.684.2016
Nazwa miejscowości	Rosko
Jednostka ewidencyjna	identyfikator 300208_5 nazwa Wieleń
Obręb ewidencyjny	identyfikator 0020 nazwa Rosko
Skala Mapy	1: 1000 412.112.052
Nazwa układu współrzędnych	prostokątnych płaskich „1965” układ wysokości Kronsztad
Oznaczenie granic obszaru, który był przedmiotem aktualizacji	
Data opracowania mapy geodezyjnej	11.05.2016
Data opracowania mapy geodezyjnej	
K. Blaszczyk, T. Krystek, K. Wojski, Z. Zych	KAZIMIERZ WOJSKI
64-980 Trzcianka, ul.27 Sycznia 42	GEODETA UPRAWNIENY
tel./fax) 087 216-22-92	NIP 728-19-02-543
Hez. 27m00m078, NIP 728-19-02-543	podpis osoby legalizującej wykonawcę
nazwa i imię i nazwisko wykonawcy	
Kazimierz Wojski	14435
imię i nazwisko geodety uprawnionego, który opracował mapę	nr uprawnień i podpis geodety
Należy podać opis służebności gruntowej wraz ze sposobem jej oznaczenia na mapie, a w przypadku kiedy nie wykonano ustaleń obciążenia służebnościami - zamieścić stosowną informację	

Poświadczam, że niniejszy dokument został opracowany w wyniku prac geodezyjnych i kartograficznych, których rezultaty zawiera operat techniczny wpisany do ewidencji materiałów państwowego zasobu geodezyjnego i kartograficznego

STAROSTA CZARNIKOWSKO - TRZCIANECKI

3002.405.8-3/2016

identyfikator ewidencyjny materiału zasobu - operatu technicznego

3.0 MAJ 2016

(Data wpisania operatu technicznego do ewidencji materiałów zasobu)

mgr inż. Justyna Markowicz

imię, nazwisko i podpis osoby legalizującej wykonawcę

Geodezji, Kartografii i Katastru

Niniejszym oświadczam, że projekt opracowano metodą elektroniczną na bazie mapy do celów projektowych, która jest zgodna z oryginałem przyjętym do zasobu Powiatowego Ośrodka Dokumentacji Geodezyjnej i Kartograficznej w Czarnikowie w dniu 30 maj 2016 r. Identyfikator- 3002.405.8-3/2016

ZAKŁAD USŁUG TECHNICZNYCH PROSBED s.c. Os. Słowackiego 22/9 64 - 980 Trzcianka	
INWESTOR	Gmina Wieleń, ul. Kościuszki 34, 64-730 Wieleń
NAMOWA ZADANIA	Budowa sieci wodociągowej rozdzielczej wraz z przyłączami dla wsi Hamryszko, Biała i Międzyk. gm. Wieleń
OBIEKT kat. XXVI	Kontenerowa pompownia wody wraz z infrastrukturą towarzyszącą Rosko dz. o numerze ewidencyjnym 1917 obręb 0020 Rosko, gm. Wieleń
NAMOWA RYUNKU	PROJEKT ZAGOSPODAROWANIA TERENU
PROJEKTOWAŁA	mgr inż. Justyna Markowicz upr. nr WKP/0125/POOS/07
OPRACOWAŁ	mgr inż. Tomasz Bednarczyk
SKALA 1: 1000 DATA 03/2017 NR RYS. 2	

MAPA ZASADNICZA

Założona w r.1996 przez:
WOJEWODZKIE BIURO GEODEZJI I TERENÓW ROLNYCH
W PILE Z/S W CHODZIEŻY

Kierownik Pracowni W. Białkowski
imię i nazwisko
podpis data

Gmina: WIELEŃ
Wieleń, Rosko

Nr DZ 2/97
Nr KERG 257-1/97

Uzupełniono dnia 22.01.2001
Dz 20/2001
Kerg 404-1/2001