


UWAGA:

1. Kontenerowa pompownia wody- obudowa kontenera z płyty warstwowej z rdzeniem styropianowym o wymiarach zewnętrznych: 3000x2440x2950 mm(hmin.),
2. Fundament stacji (2950x12390 mm)- 1 kpl.
3. Połączenie stałokonierzowe dn110/DN100- 1 szt.
4. Zwęzka DN100/DN80- 1 szt.
5. Połączenie stałokonierzowe dn160/DN150- 1 szt.
6. Zwęzka DN100/DN150- 1 szt.
7. Uziom otokowy FEZn 30x4- 18,88 m
8. Uziom szpilkowy z rur ocynk. DN40, L=2,5 m- 2 szt.
9. Złącza konektorowe uziemienia- 2 szt.
10. Kabel zasilający NN 230V AC (L, N, PE) YDY żo 3x2,5 w rurze osłonowej Ø32 mm
11. Nawierzchnia- kostka betonowa gr. 6 cm- 7,58 m²
12. Obrzeże chodnikowe- 12,68 m
13. Brawa wjazdowa dwuskrzydłowa L=4,0 m
14. Ogrodzenie
15. Droga dojazdowa- zjazd z drogi powiatowej wg oddzielnego opracowania
16. Instalacja kanalizacji sanitarnej PVC-U SDR 26, L= 5,42 m
17. Zbiorni bezodpływowy Vcz=5,0 m, DN2000,

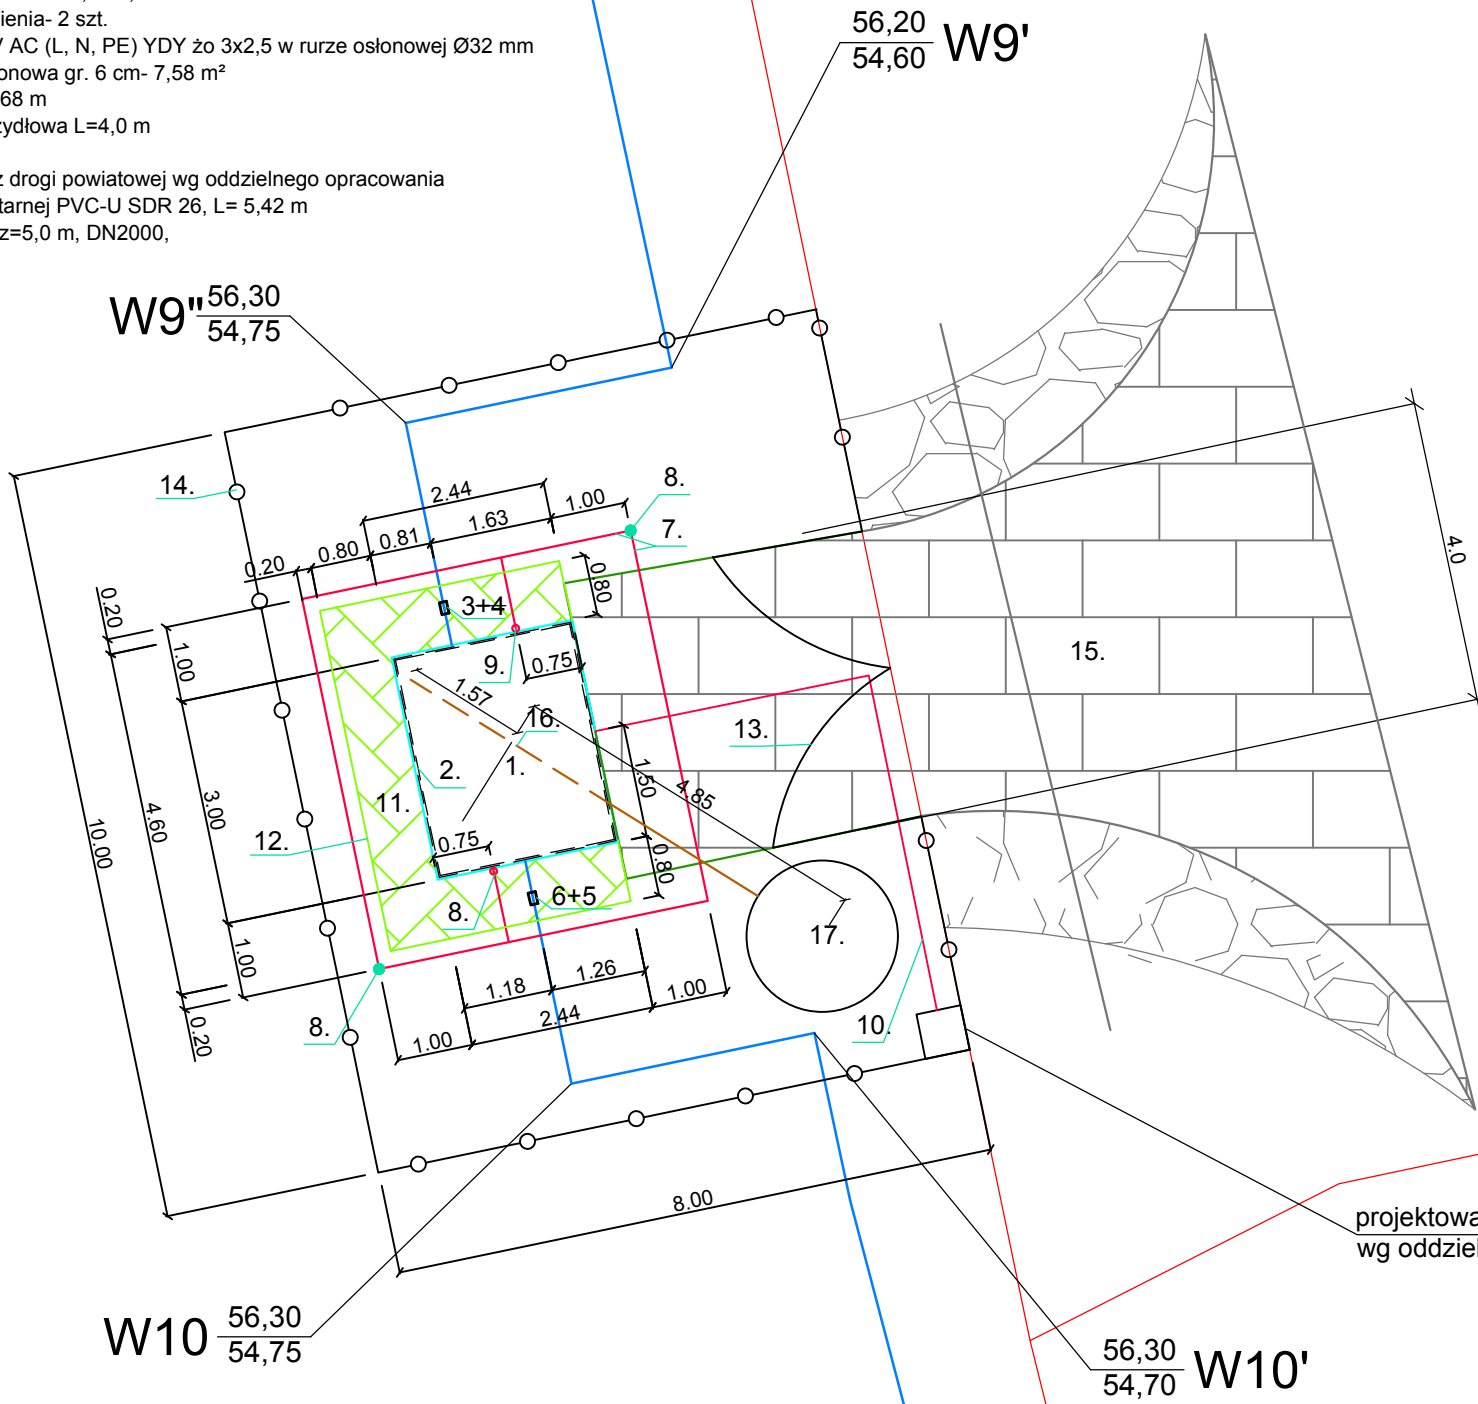

ZAKŁAD USŁUG TECHNICZNYCH PROSBED s.c. Oś. Słowackiego 22/9 64 - 980 Trzcianka			
INWESTOR	Gmina Wieleń, ul. Kościuszki 34, 64-730 Wieleń		
NAZWA ZADANIA	Budowa sieci wodociągowej rozdzielczej wraz z przyłączami dla wsi Hamrzysko, Biała i Mężyk, gm. Wieleń		
OBIEKT kat. XXX	Kontenerowa pompownia wody wraz z infrastrukturą towarzyszącą- Rosko		
NAZWA RYSUNKU	PROJEKT ZAGOSPODAROWANIA TERENU- Pompownia Rosko		
PROJEKTOWAŁA / branża sanitarna/	mgr inż. Justyna Markowicz upr. nr WKP/0125/POOS/07		SKALA 1 : 100
OPRACOWAŁ	mgr inż. Tomasz Bednarczyk		
PROJEKTOWAŁ / branża konstrukcyjno- budowlana/	mgr inż. Krzysztof Jabłoński upr. nr 598/82		DATA 03/2017
PROJEKTOWAŁ / branża elektryczna/	mgr inż. Mieczysław Żukowski upr. nr GP-7342/1563/91		NR RYS. 22