


79200
59500
59000
79200

59500
59000
80000

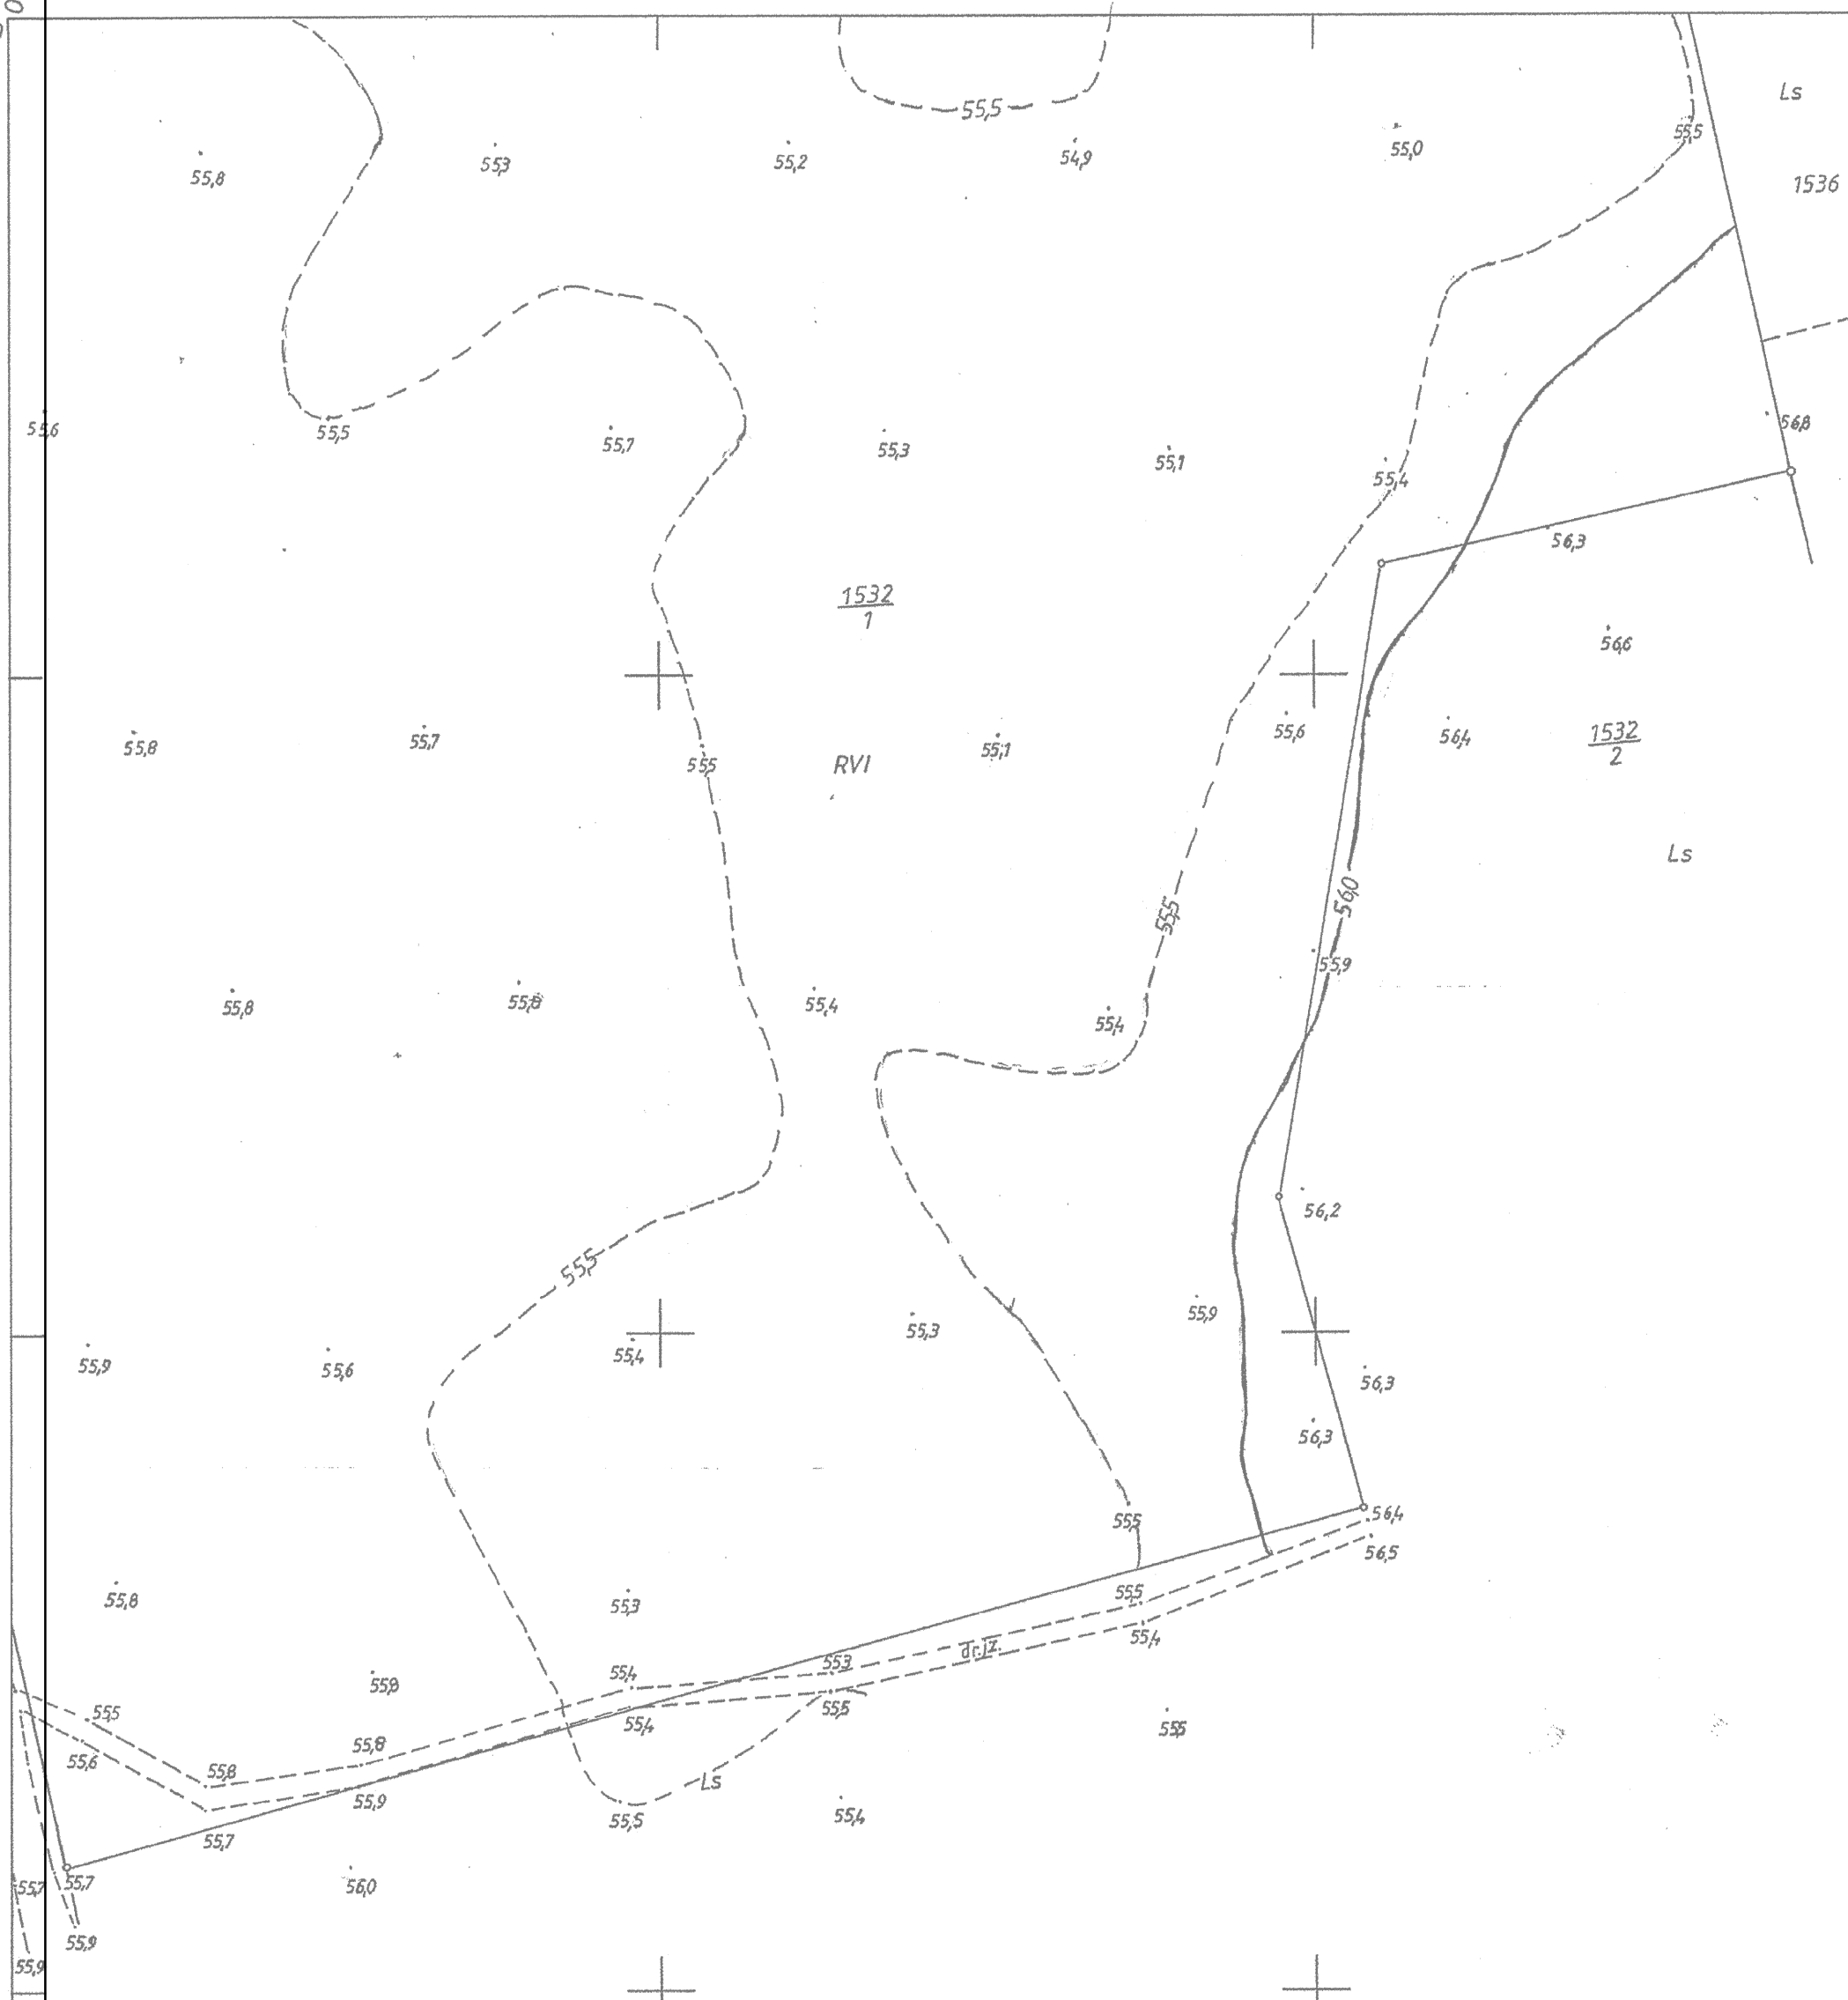

MAPA DO CELÓW PROJEKTOWYCH	
Oznaczenie kancelaryjne pracy geodezyjnej	GK.6640.684.2016
Nazwa miejscowości	Rosko
Jednostka ewidencyjna	identyfikator 300208 5 nazwa Wieleń
Obręb ewidencyjny	identyfikator 0020 nazwa Rosko
Skala Mapy	1: 1000 412.122.054
Nazwa układu współrzędnych	prostokątnych płaskich 1965° układ wysokości Kronsztad
Oznaczenie granic obszaru, który był przedmiotem aktualizacji	
Data opracowania mapy geodezyjnych	11.05.2016
GEOTEAM s.c. Eliszczyk, T. Krystek, K. Wośki, Z. Zylinski 64-980 Trzcianka, ul.27 Sycznia 42 tel.(fax) (071) 216-22-92 ul.1500 Wzrostowa 8, NIP-703-13-02-043 nazwa i imię i nazwisko wykonawcy	
KAZIMIERZ WOŚKI GEODETA UPRAWNIENY do sporządzania map podpis osoby reprezentującej wykonawcę	
Kazimierz Wośki imię i nazwisko geodety uprawnionego, który opracował mapę *) Należy podać opis służebności gruntowej wraz ze sposobem jej oznaczenia na mapie, a w przypadku kiedy nie wykonano ustaleń obciążeń służebnościami - zamieścić stosowną informację	

Poświadczam, że niniejszy dokument został opracowany w wyniku prac geodezyjnych i kartograficznych, których rezultaty zawiera operat techniczny wpisany do ewidencji materiałów państwowego zasobu geodezyjnego i kartograficznego

STAROSTA CZARNKOWSKO - TRZCIANECKI

3002 405.8-9/2016

(Data wpisania operatu technicznego do ewidencji materiałów państwowego zasobu geodezyjnego i kartograficznego)

(Data wpisania operatu technicznego do ewidencji materiałów państwowego zasobu geodezyjnego i kartograficznego)


mgr inż. Justyna Markowicz upr. nr WKP/0125/POSO/07

Geodezja, Kartografia i Katastru


412.122.054
1:1000
356.20 - 7/96

MAPA ZASADNICZA
Założona w r.1996 przez
WOJEWODZKIE BIURO GEODEZJI I TERENÓW ROLNYCH
W PILE Z/S W CHODZIEŻY

Kierownik Pracowni W. Bukowska
imię i nazwisko
mgr inż. Justyna Markowicz upr. nr WKP/0125/POSO/07
imię i nazwisko
mgr inż. Tomasz Bednarczyk
imię i nazwisko

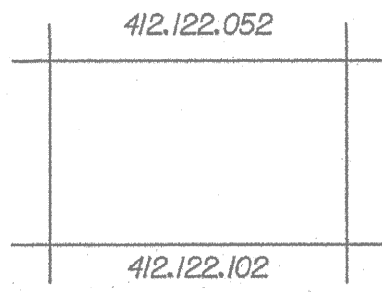

UWAGA:
1. Oznaczenia i uwagi jak na rysunku nr 1.

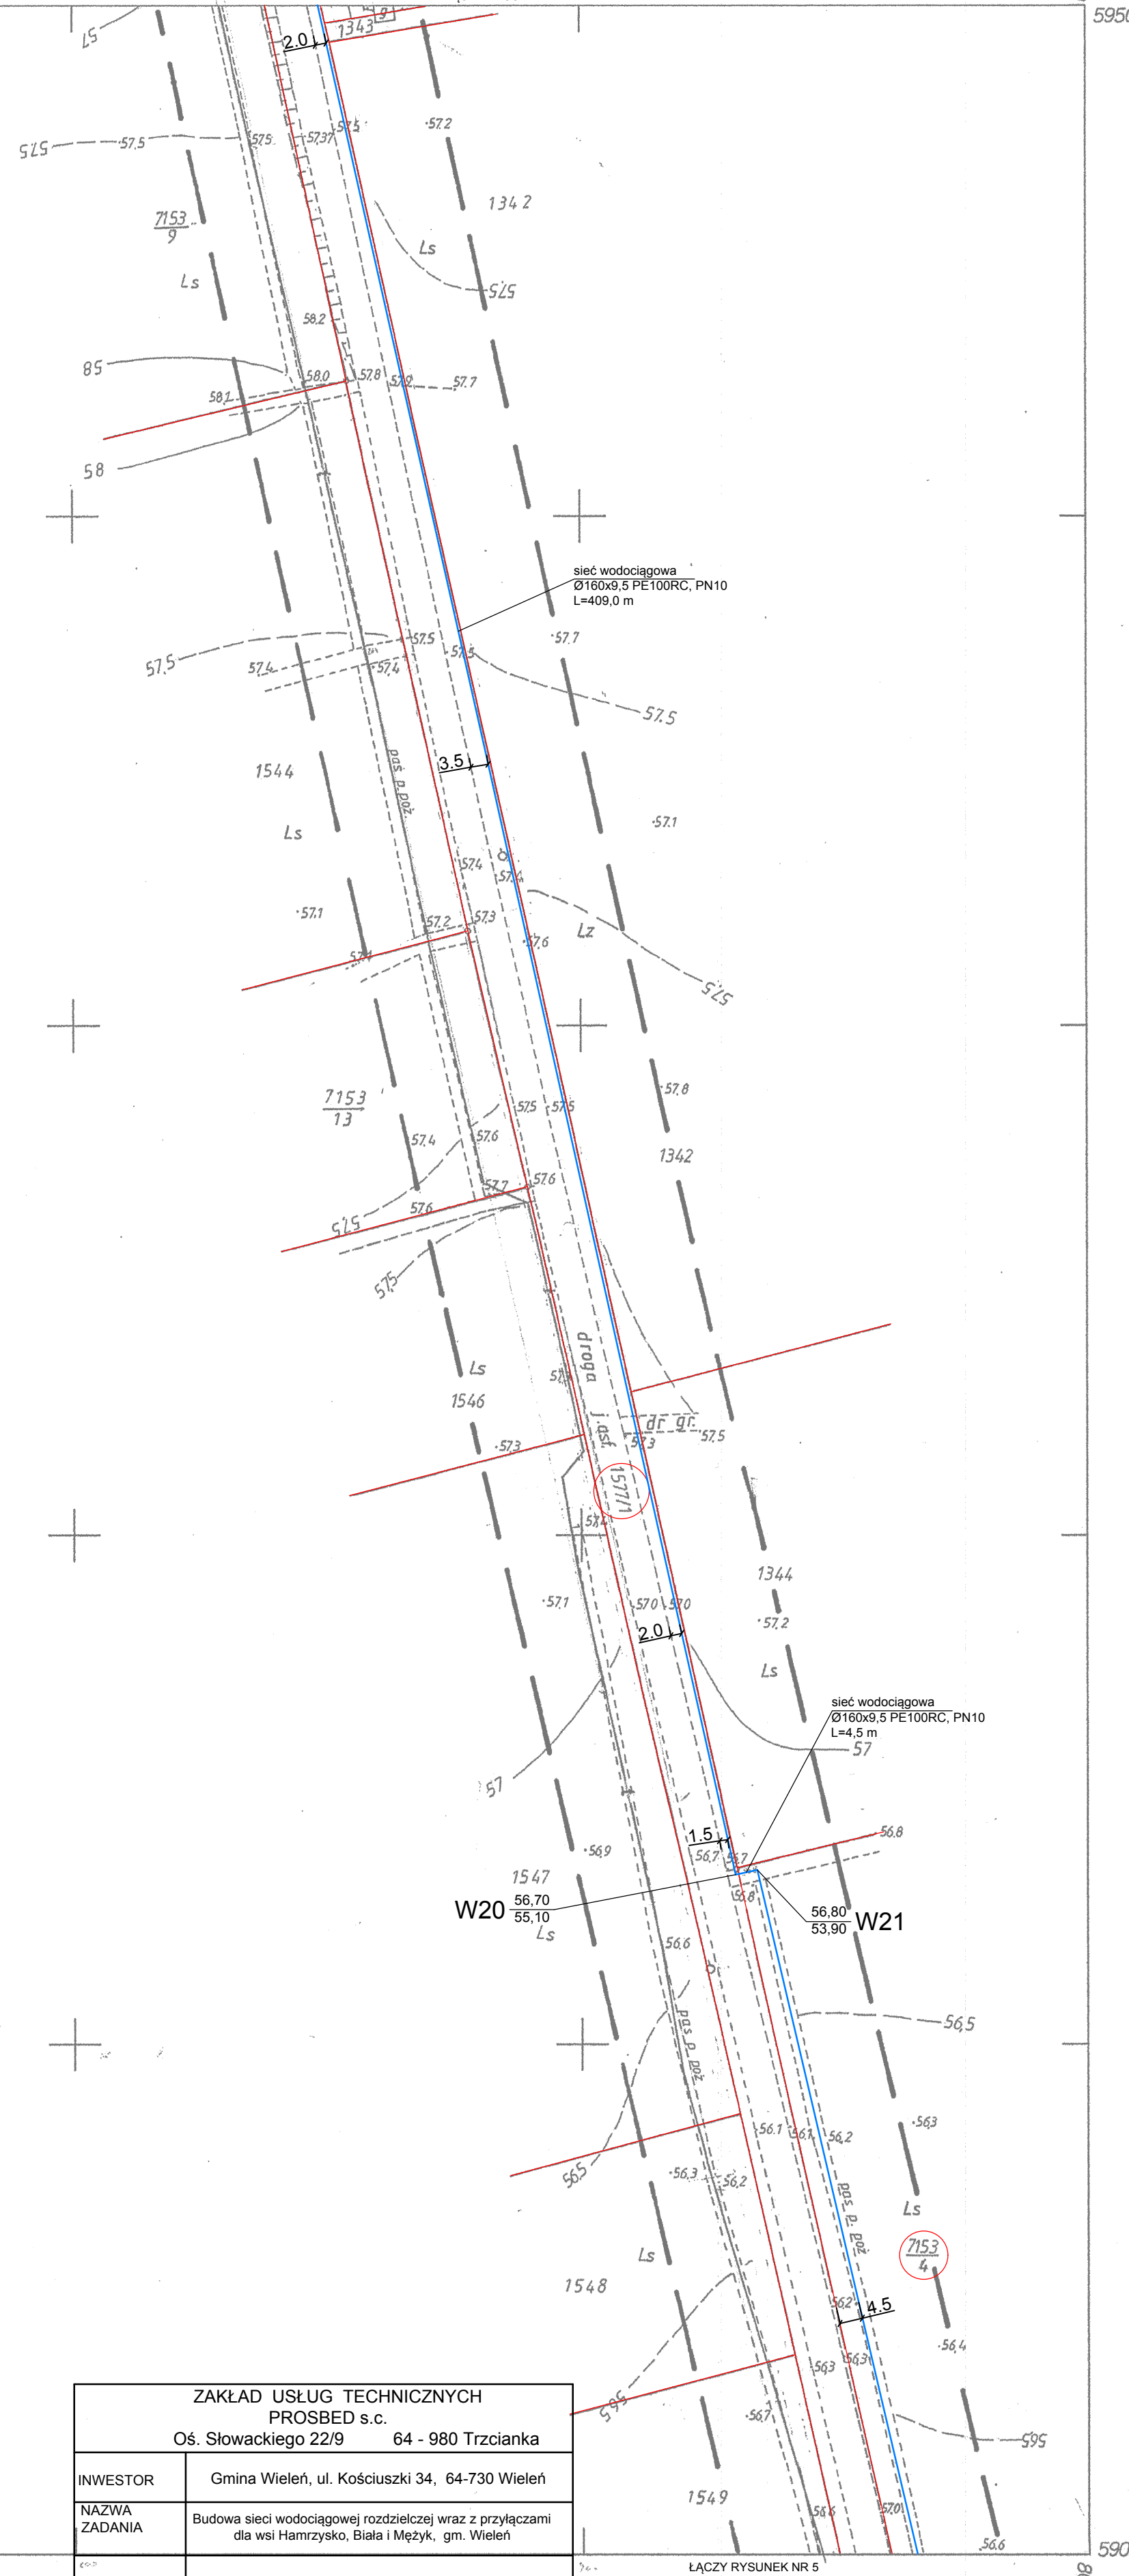

ZAKŁAD USŁUG TECHNICZNYCH PROSBED s.c. Os. Słowackiego 22/9 64 - 980 Trzcianka	
INWESTOR	Gmina Wieleń, ul. Kościuszki 34, 64-730 Wieleń
NAMOWA ZADANIA	Budowa sieci wodociągowej rozdzielczej wraz z przyłączami dla wsi Hamrysko, Białe i Mężyk, gm. Wieleń
OBIEKT kat. XXVI	Sieć wodociągowa rozdzielcza Przyłącza wodociągowe
NAMOWA RYSUNKU	PROJEKT ZAGOSPODAROWANIA TERENU
PROJEKTOWAŁA	mgr inż. Justyna Markowicz upr. nr WKP/0125/POSO/07
OPRACOWAŁ	mgr inż. Tomasz Bednarczyk
SKALA 1:1000 DATA 01.2017 NR RYS. 3	