


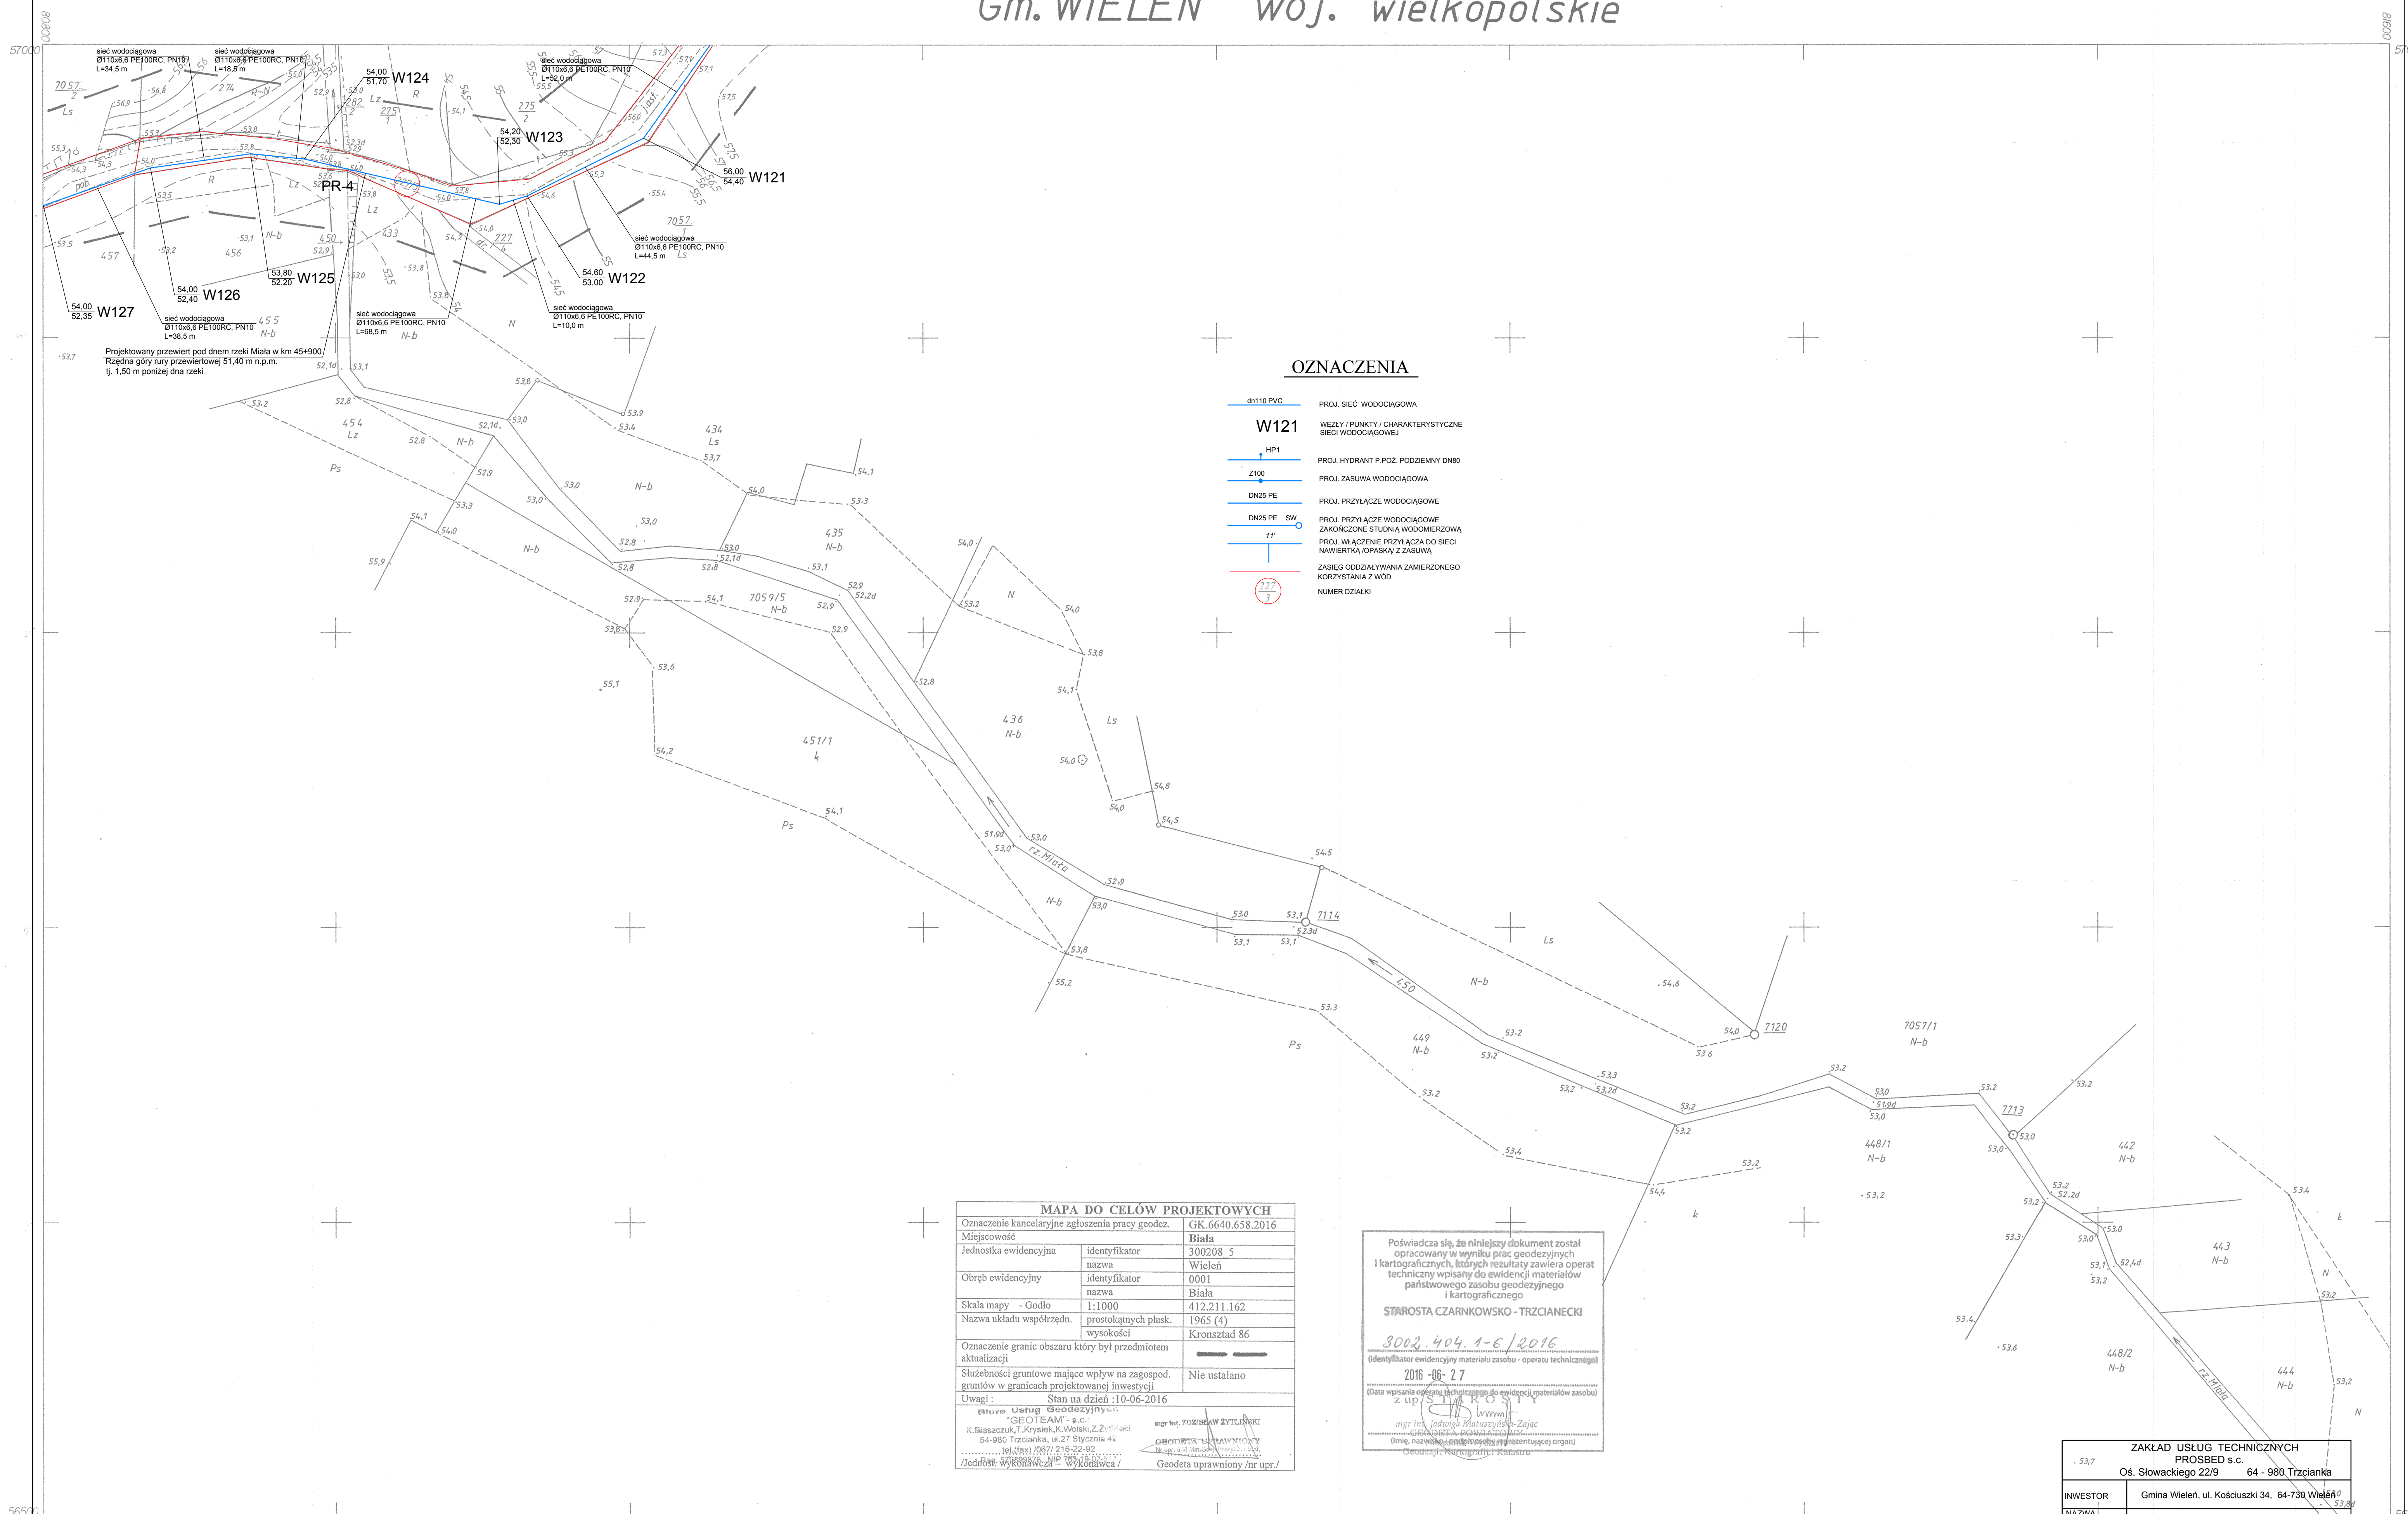

412.211.162

1:1000

404.1-15/98

MAPA ZASADNICZA

Założona w r. 1996 przez:

WOJEWÓDZKIE BIURO GEODEZJI I TERENÓW ROLNYCH
W PILE Z/S W CHODZIEŻYKierownik Pracowni
W. BukowskaK. Błaszczak, T. Kryszewski, K. Wołosz, Z. Zdzienicka
Geodeta uprawniony / nr upr /

412.211.161

Gmina: WIELEŃ
Wieleń: Biała

ZAKŁAD USŁUG TECHNICZNYCH PROSBED s.c.		
Os. Słowackiego 22/9 64 - 980 Trzcińka		
INWESTOR	Gmina Wieleń, ul. Kościuszki 34, 64-730 Wieleń	
NAZWA ZADANIA	Budowa sieci wodociągowej rozdzielczej wraz z przyłączami dla wsi Hamryzsko, Biała i Mężyk, gm. Wieleń	
OBIEKT kat. XXVI	Sieć wodociągowa rozdzielcza Przyłącza wodociągowe	
NAZWA RYSUNKU	PROJEKT ZAGOSPODAROWANIA TERENU	
PROJEKTOWAŁA	mgr inż. Justyna Markowicz upr. nr WKP/0125/POOS/07	SKALA 1:1000 DATA 01/2017 NR RYS. 18
OPRACOWAŁ	mgr inż. Tomasz Bednarczyk	